

MAPA DO CELÓW PROJEKTOWYCH

skala 1:500

linia: 69 Rejowiec – Hrebenne: km 120,150-120,300

szlak: Susiec-Belżec

Dotyczy fragmentu działki ewidencyjnej: 560/6, ark.4 oznaczonego linią koloru zielonego
obręb: BELŻEC, gmina: Belżec, powiat: tomaszowski, województwo: Lubelskie

Niniejszą mapę wykonano na podstawie nowego pomiaru, w obszarze objętym zamówieniem, mapy sytuacyjno-wysokościowej w skali 1:500, arkusz: 8.132.15.10.3.3, 8.132.15.10.3.4; według stanu na dzień 18.10.2016 r.

Poziom odniesienia : Kronsztadt 86

Wykonał:

GEODETA
Antoni Kostecki
upr. geodezyjne nr 4575

USŁUGI GEODEZYJNE
NOWYGRÓD
22-600 TOMASZÓW LUBELSKI
ul. Żwirki i Wigury 22/2, tel. 501 658 740
REGON 061615932 NIP 921 188 18-93

Wszelkie trwałe obiekty budowlane podlegają
wytyczeniu oraz geodezyjnej inwentaryzacji
powykonawczej przez jednostki wykonawstwa
geodezyjnego.

Projekt zagospodarowania terenu 1:500

OBIEKT


Budowa sieci wodociągowej
wraz ze stacją uzdatniania wody dla Gminy Belżec - etap I
w pasie linii kolejowej nr 069 rejoniec hrebenne w km 120+274,0.

ADRES

22-670 Belżec, woj. lubelskie - Jednostka ewidencyjna: Belżec - Obręb: Belżec
działka nr 560/6

INWESTOR

Gmina Belżec ul. Lwowska 5, 22-670 Belżec

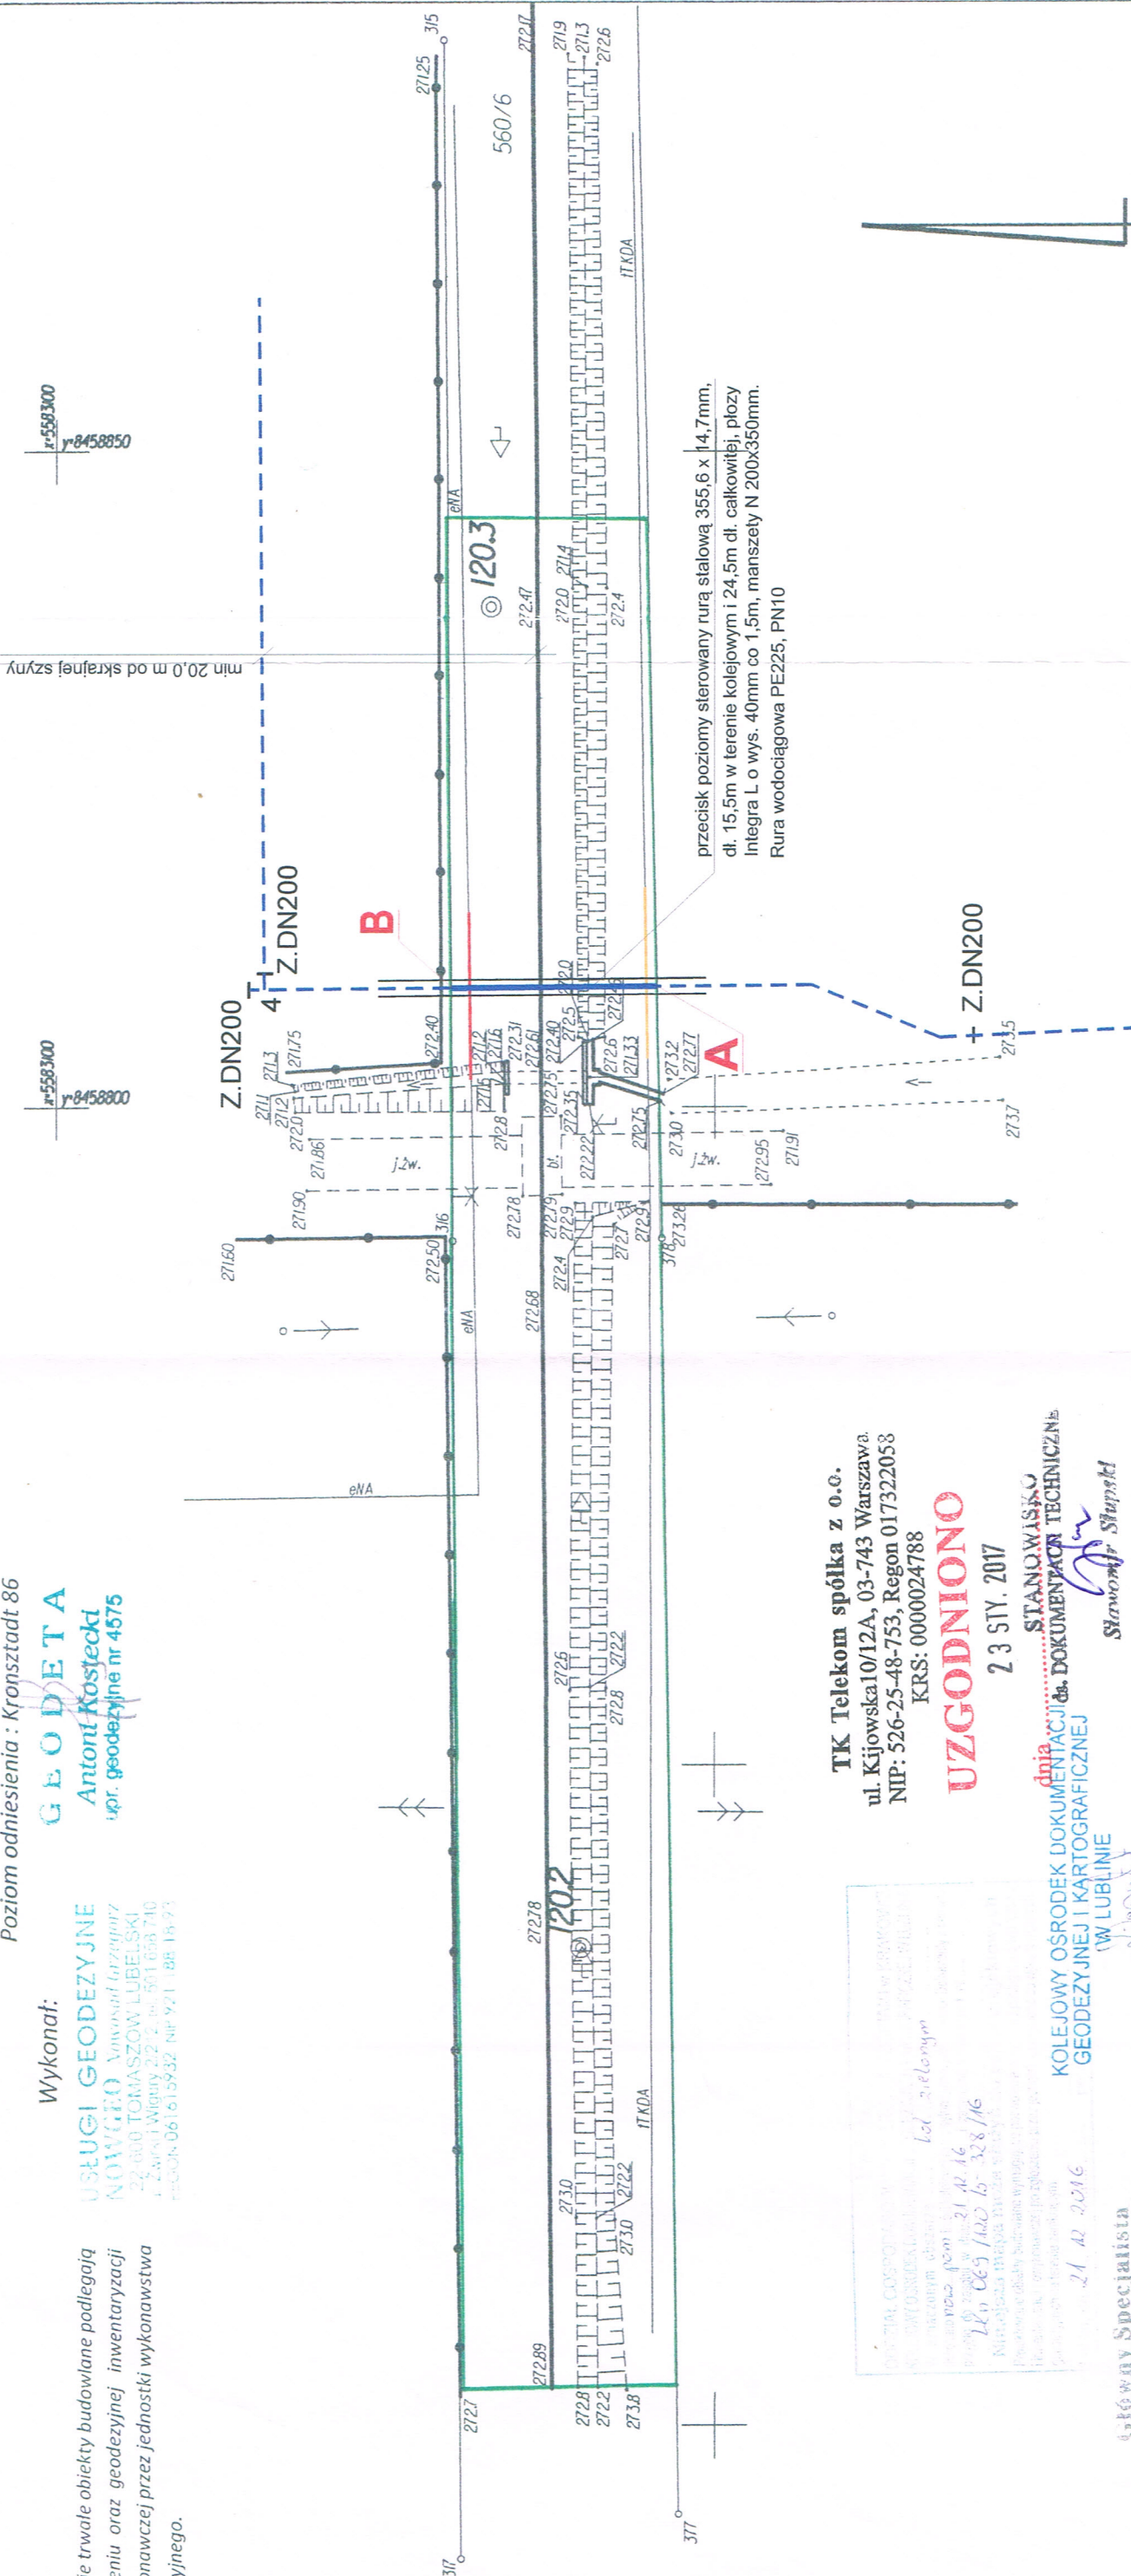

TK Telekom spółka z o.o.

ul. Kijowska 10/12A, 03-743 Warszawa

NIP: 526-25-48-753, Regon 017322053

KRS: 0000024788

UZGODNIONO

23 STY. 2017

STANOWISKO
dnia KOLEJOWY OŚRODEK DOKUMENTACJI I KARTOGRAFICZNEJ
GEODEZYJNEJ I KARTOGRAFICZNEJ

Sławomir Stupski

Marta Deputat
główny specjalista

Ekspert Specjalista
z up. Poczelnika Wydziału

inż. Maciej Węgorowski
upr. geod. MGPB 111 1777

OZNACZENIA:

projektowana sieć wodociągowa
w pasie linii kolejowej nr 069 rejoniec hrebenne w km 120+274,0.
układany w rurze stalowej przecisku sterowanego

projektowana sieć wodociągowa poza pasem PKP
(odrębne opracowanie)

granica pasa kolejowego

PROJEKTS

Spółka z o.o.
22-600 TOMASZÓW LUBELSKI
ul. Starozamyska 7, tel/fax 81 684 47 54
REGON 00844451 NIP 921-000-27-77

Michał STAROBRAT
mgr inż. inżynierii środowiska
uprawnienia budowlane do projektowania
bez ograniczeń w specjalności instalacyjno-
inżynieryjnej w zakresie instalacji
i sieci sanitarnych
nr ewid. UAN-II-83877/88